


PROJEKT ZAGOSPODAROWANIA TERENU
DZIAŁKI NR GEOD. 460/1, 457/1, 454/1, 454/3, POŁOŻONE
W MIEJSCOWOŚCI NOWA KORNICA, GMINA STARA KORNICA
SKALA 1 : 500

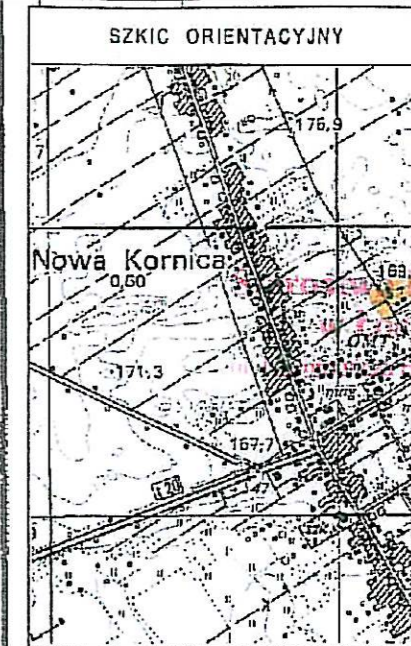

powiatowy
 cach
 08-200 Łosice

OBIEKTY ISTNIEJĄCE	
1	STACJA UZDATNIANIA WODY DO PRZEBUDOWY
2	OSŁONA ŚMIETNIKOWA
3	STUDNIE GŁĘBINOWE
4	STUDNIA CHŁONNA
5	OSADNIK ŚCIEKÓW
6	STUDNIA - UJĘCIE WODY
7	BUDYNEK GOSPODARCZY

- utwardzenie terenu z kostki betonowej
 zieleń niska
 granice opracowania

Data 19.12.2013
 i.p. opinii. 27/13

[Signature]
 Podpis i pieczęć

mgr inż. Dorota Michalska
 Rzecznik do spraw sanitarnohigienicznych
 Nr uprawnień 120 BPiO/95 w zakresie
 budownictwa przemysłowego i ogólnego
 (bez służby zdrowia)
 Marysin, ul. Słomkowa 8, 21-002 Jastków
 tel. 0605 616 088

RZECZOWNICZKA
 D/S ZABEZPIECZEŃ PRZECIWOZARÓWYCH

inż. M. Fijałkowski - Nr opr. 249/93
[Signature]
 Zgodność projektu z wymaganiami ochrony
 przeciwpożarowej stwierdzam

Budownictwo Ogólne Marek Gluchowski ul. Maciąga 8 21-500 Biała Podlaska tel. 0-83 344-27-48 tel. kom. 0-509-228-214					
OBIEKT:	PRZEBUDOWA STACJI UZDATNIANIA WODY				
INWESTOR:	Gmina Stara Kornica, Stara Kornica 191, 08-205 Kornica				
ADRES:	Nowa Kornica, gmina Stara Kornica, dz. nr. geod. 460/1, 457/1, 454/1, 454/3				
Nazwa Rysunku	RZUT ZAGOSPODAROWANIA TERENU				
Funkcja	Imię i nazwisko	Nr uprawnień	Data	Podpis	skala
Projektant	Marek Gluchowski	354 / BP / 87	12. 2013 r.	<i>[Signature]</i>	1:500
					Nr rys. 1