
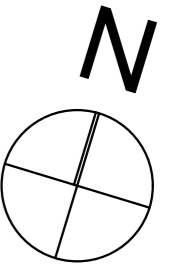


# -INSTALACJE SANITARNE -RZUT PRZYZIEMIA SKALA 1:100

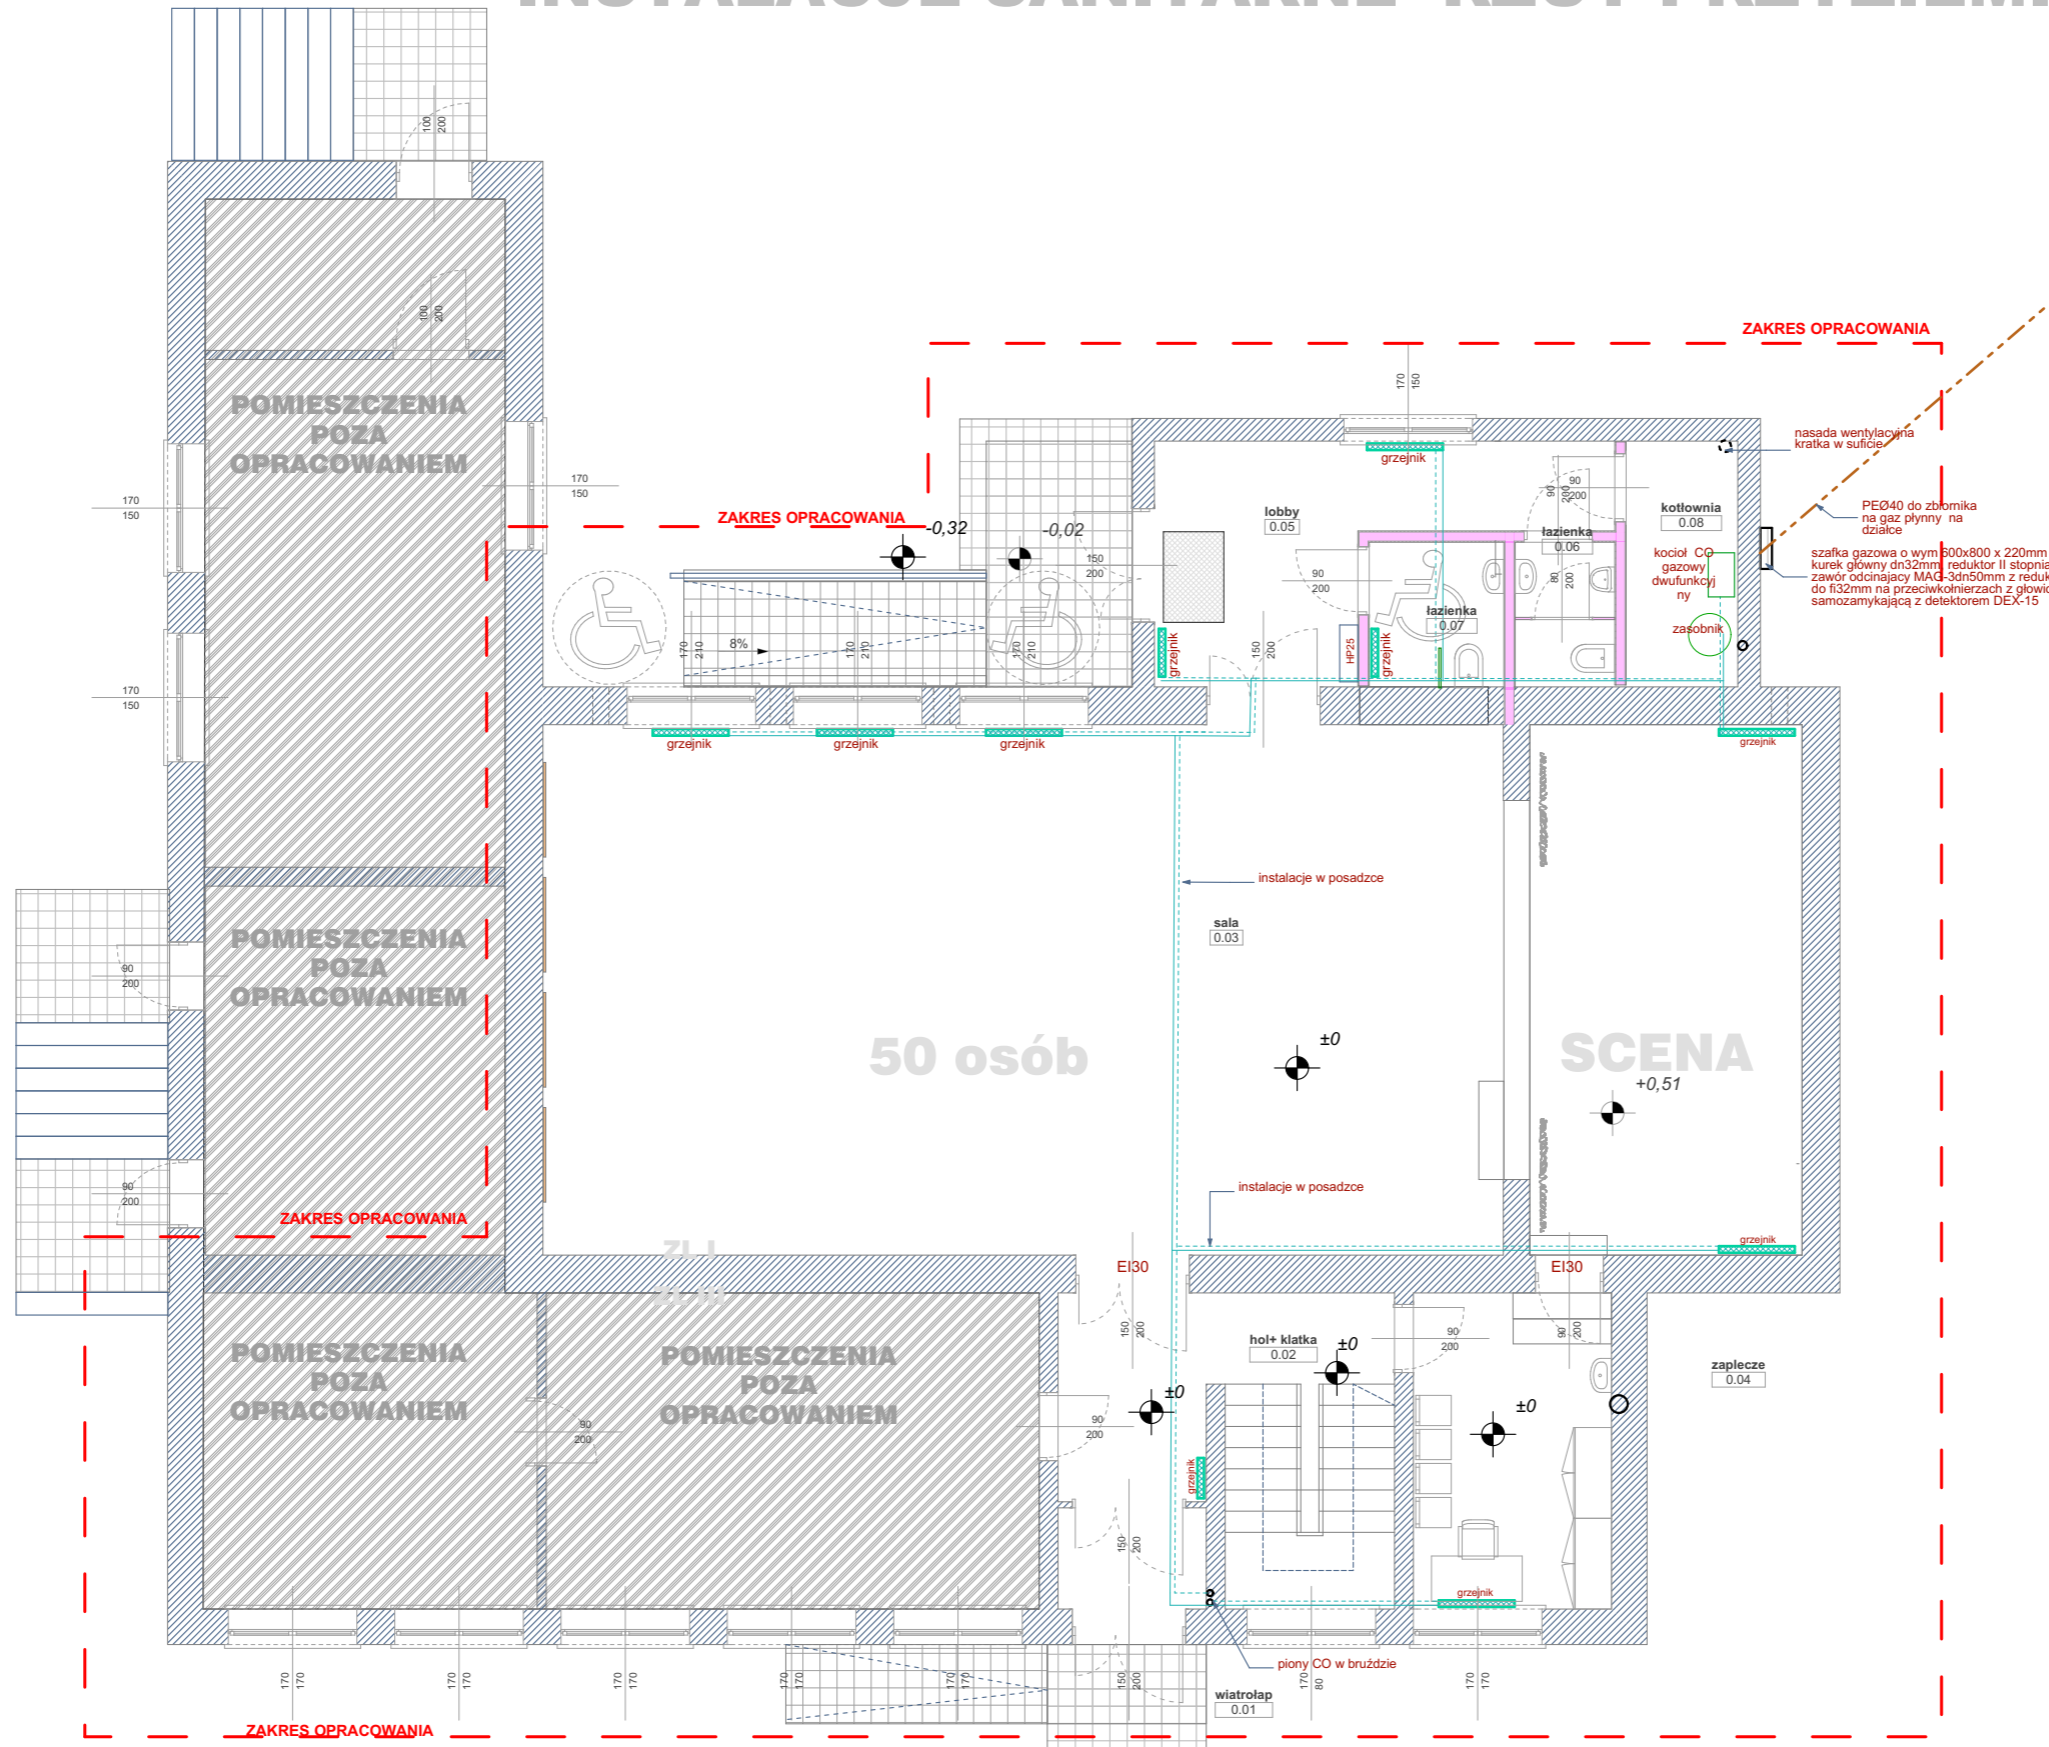

inwestor: **Gmina Stara Kornica,**  
08-205 Kornica  
powiat łosicki, woj. mazowieckie

tytuł: **„Przebudowa Gminnego Ośrodka Kultury w Starej Kornicy”**

adres: dz. ew. 46/1, 46/3 i 46/4  
w miejscowości Stara Kornica 168  
gm. Stara Kornica; pow. łosicki

jednostka projektowa

**QUARTUM**  
BIURO PROJEKTOWE

ul. Wysoka 68a/6 17-300 Siemiatycze  
www.quartum.pl, e:biuro@quartum.pl  
NIP: 544-132-57-16, REGON 200418012

projektanci	
ARCHITEKTURA	
KONSTRUKCJA	
INSTALACJE SANITARNE	mgr inż. mgr inż. Wojciech Kokociński, upr. MAZ/0327/PWOS/14
INSTALACJE ELEKTRYCZNE	

nazwa rysunku: **RZUT PRZYZIEMIA**

branża: **INSTALACJA CO**

skala: **1:100**

nr rysunku: **PB/IS/01.0**

faza projektu: **PROJEKT BUDOWLANY**

data: **20.IV.2017**