
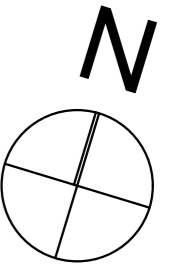


-INSTALACJE SANITARNE -RZUT PIĘTRA SKALA 1:100

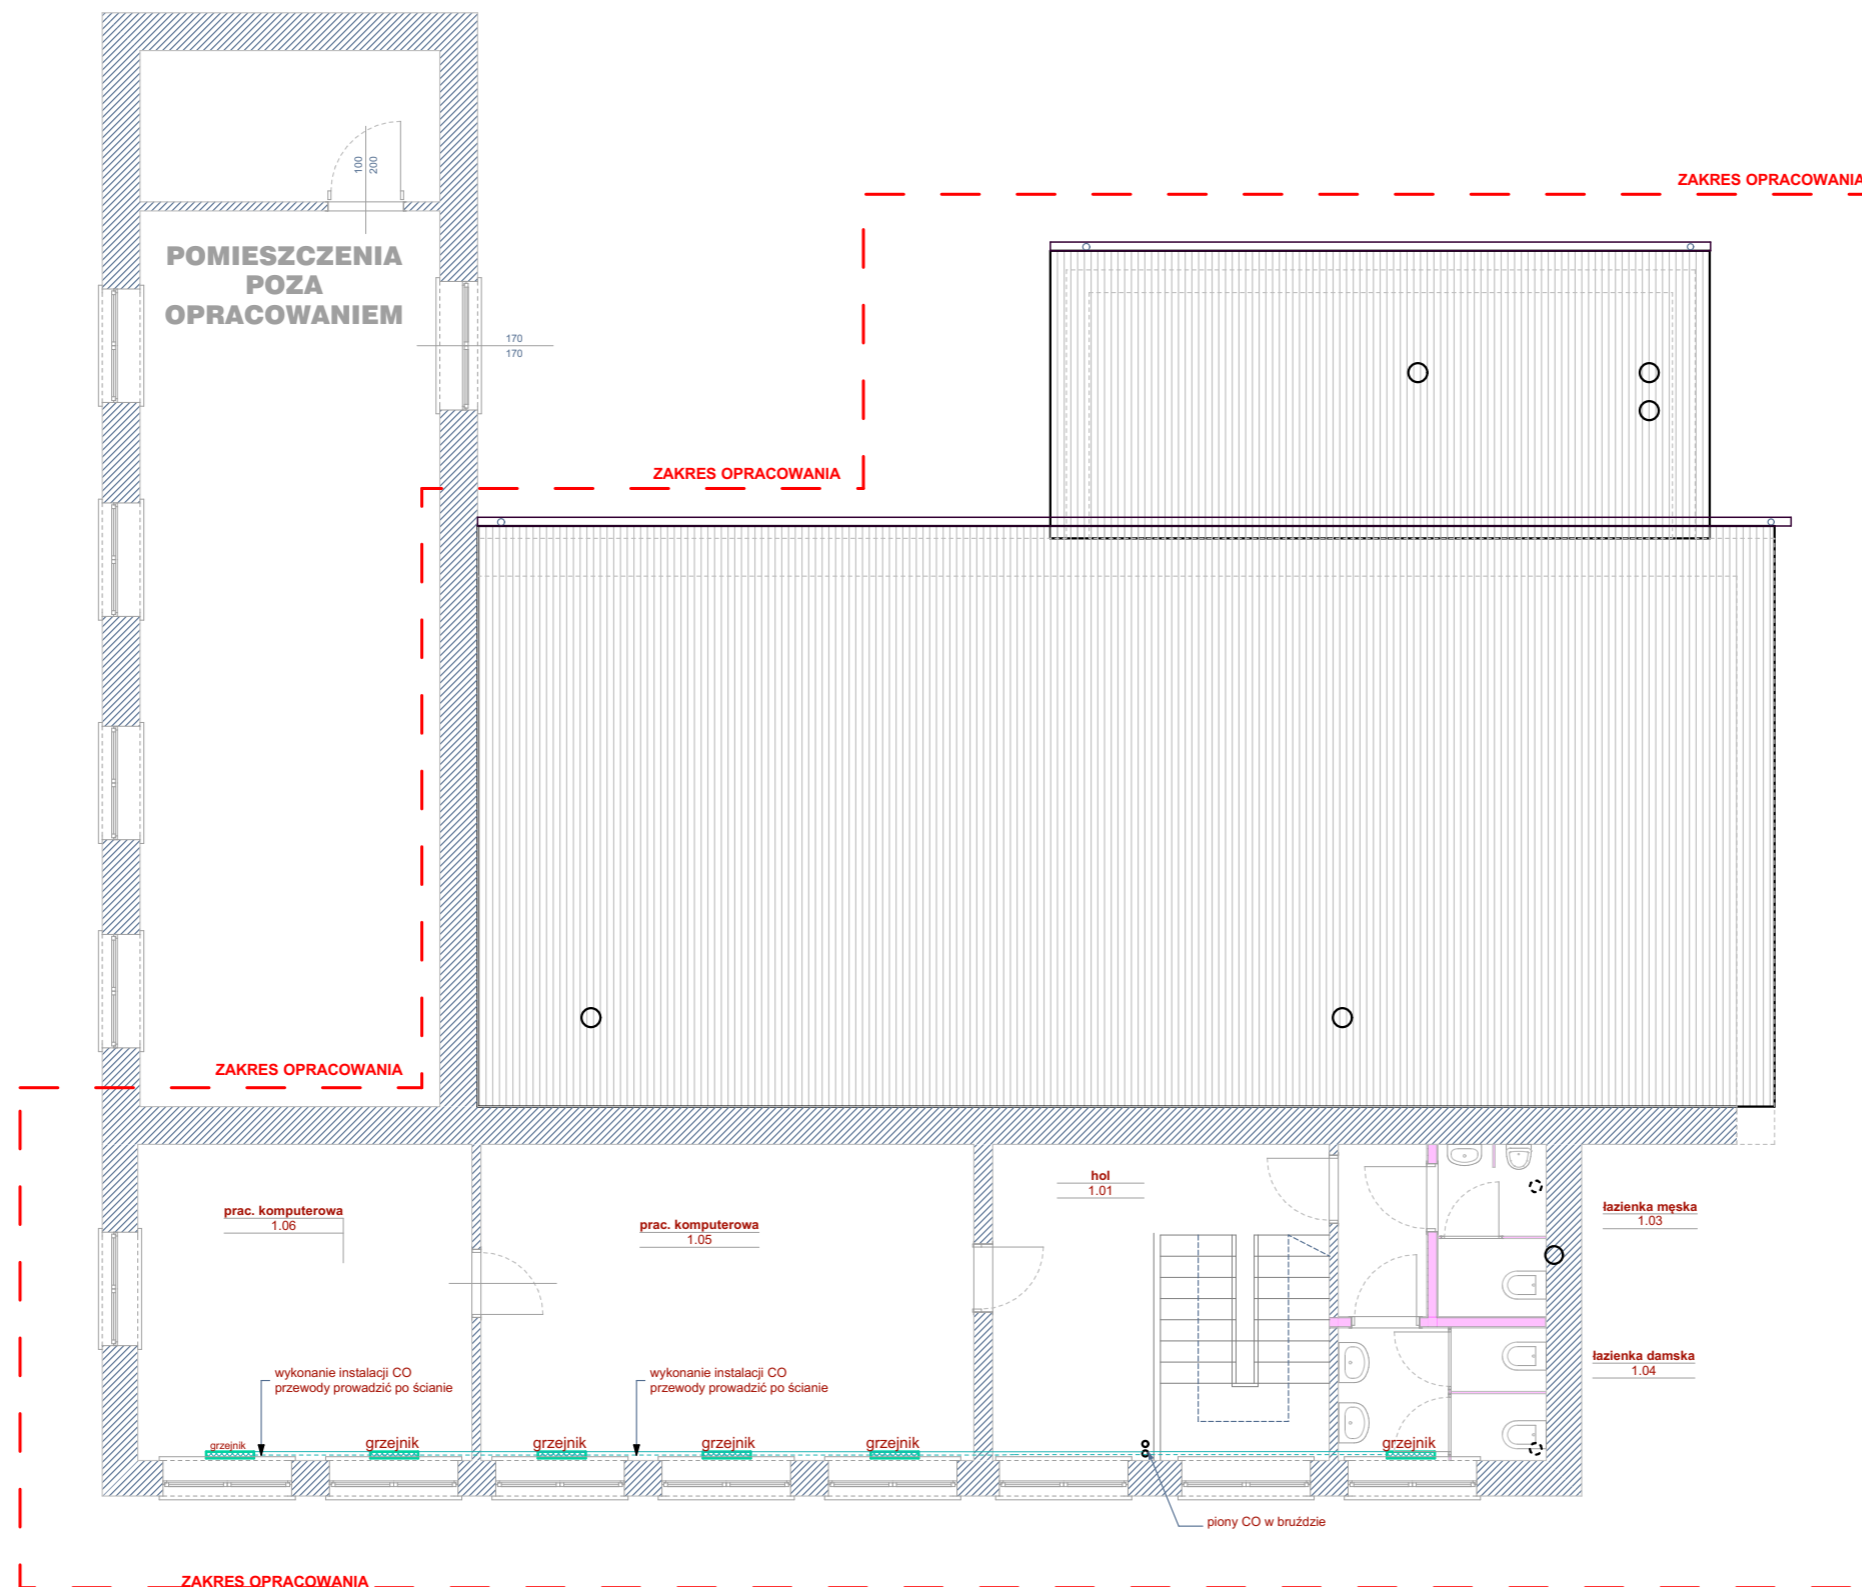

inwestor: **Gmina Stara Kornica,**
08-205 Kornica
powiat łosicki, woj. mazowieckie

tytuł: **„Przebudowa Gminnego Ośrodka Kultury
w Starej Kornicy”**

adres: dz. ew. 46/1, 46/3 i 46/4
w miejscowości Stara Kornica 168
gm. Stara Kornica; pow. łosicki

jednostka projektowa

QUARTUM
BIURO PROJEKTOWE

ul. Wysoka 68a/6 17-300 Siemiatycze
www.quartum.pl, e:biuro@quartum.pl
NIP: 544-132-57-16, REGON 200418012

projektanci	
ARCHITEKTURA	
KONSTRUKCJA	
INSTALACJE SANITARNE	mgr inż. mgr inż. Wojciech Kokociński, upr. MAZ/0327/PWOS/14
INSTALACJE ELEKTRYCZNE	

nazwa rysunku: **RZUT PIĘTRA
INSTALACJA CO**

branża: **1:100**

skala: **1:100**

nr rysunku: **PB/IS/02.0**

faza projektu: **PROJEKT BUDOWLANY**

data: **20.IV.2017**