


# INSTALACJA GAZOWA SKALA 1:200

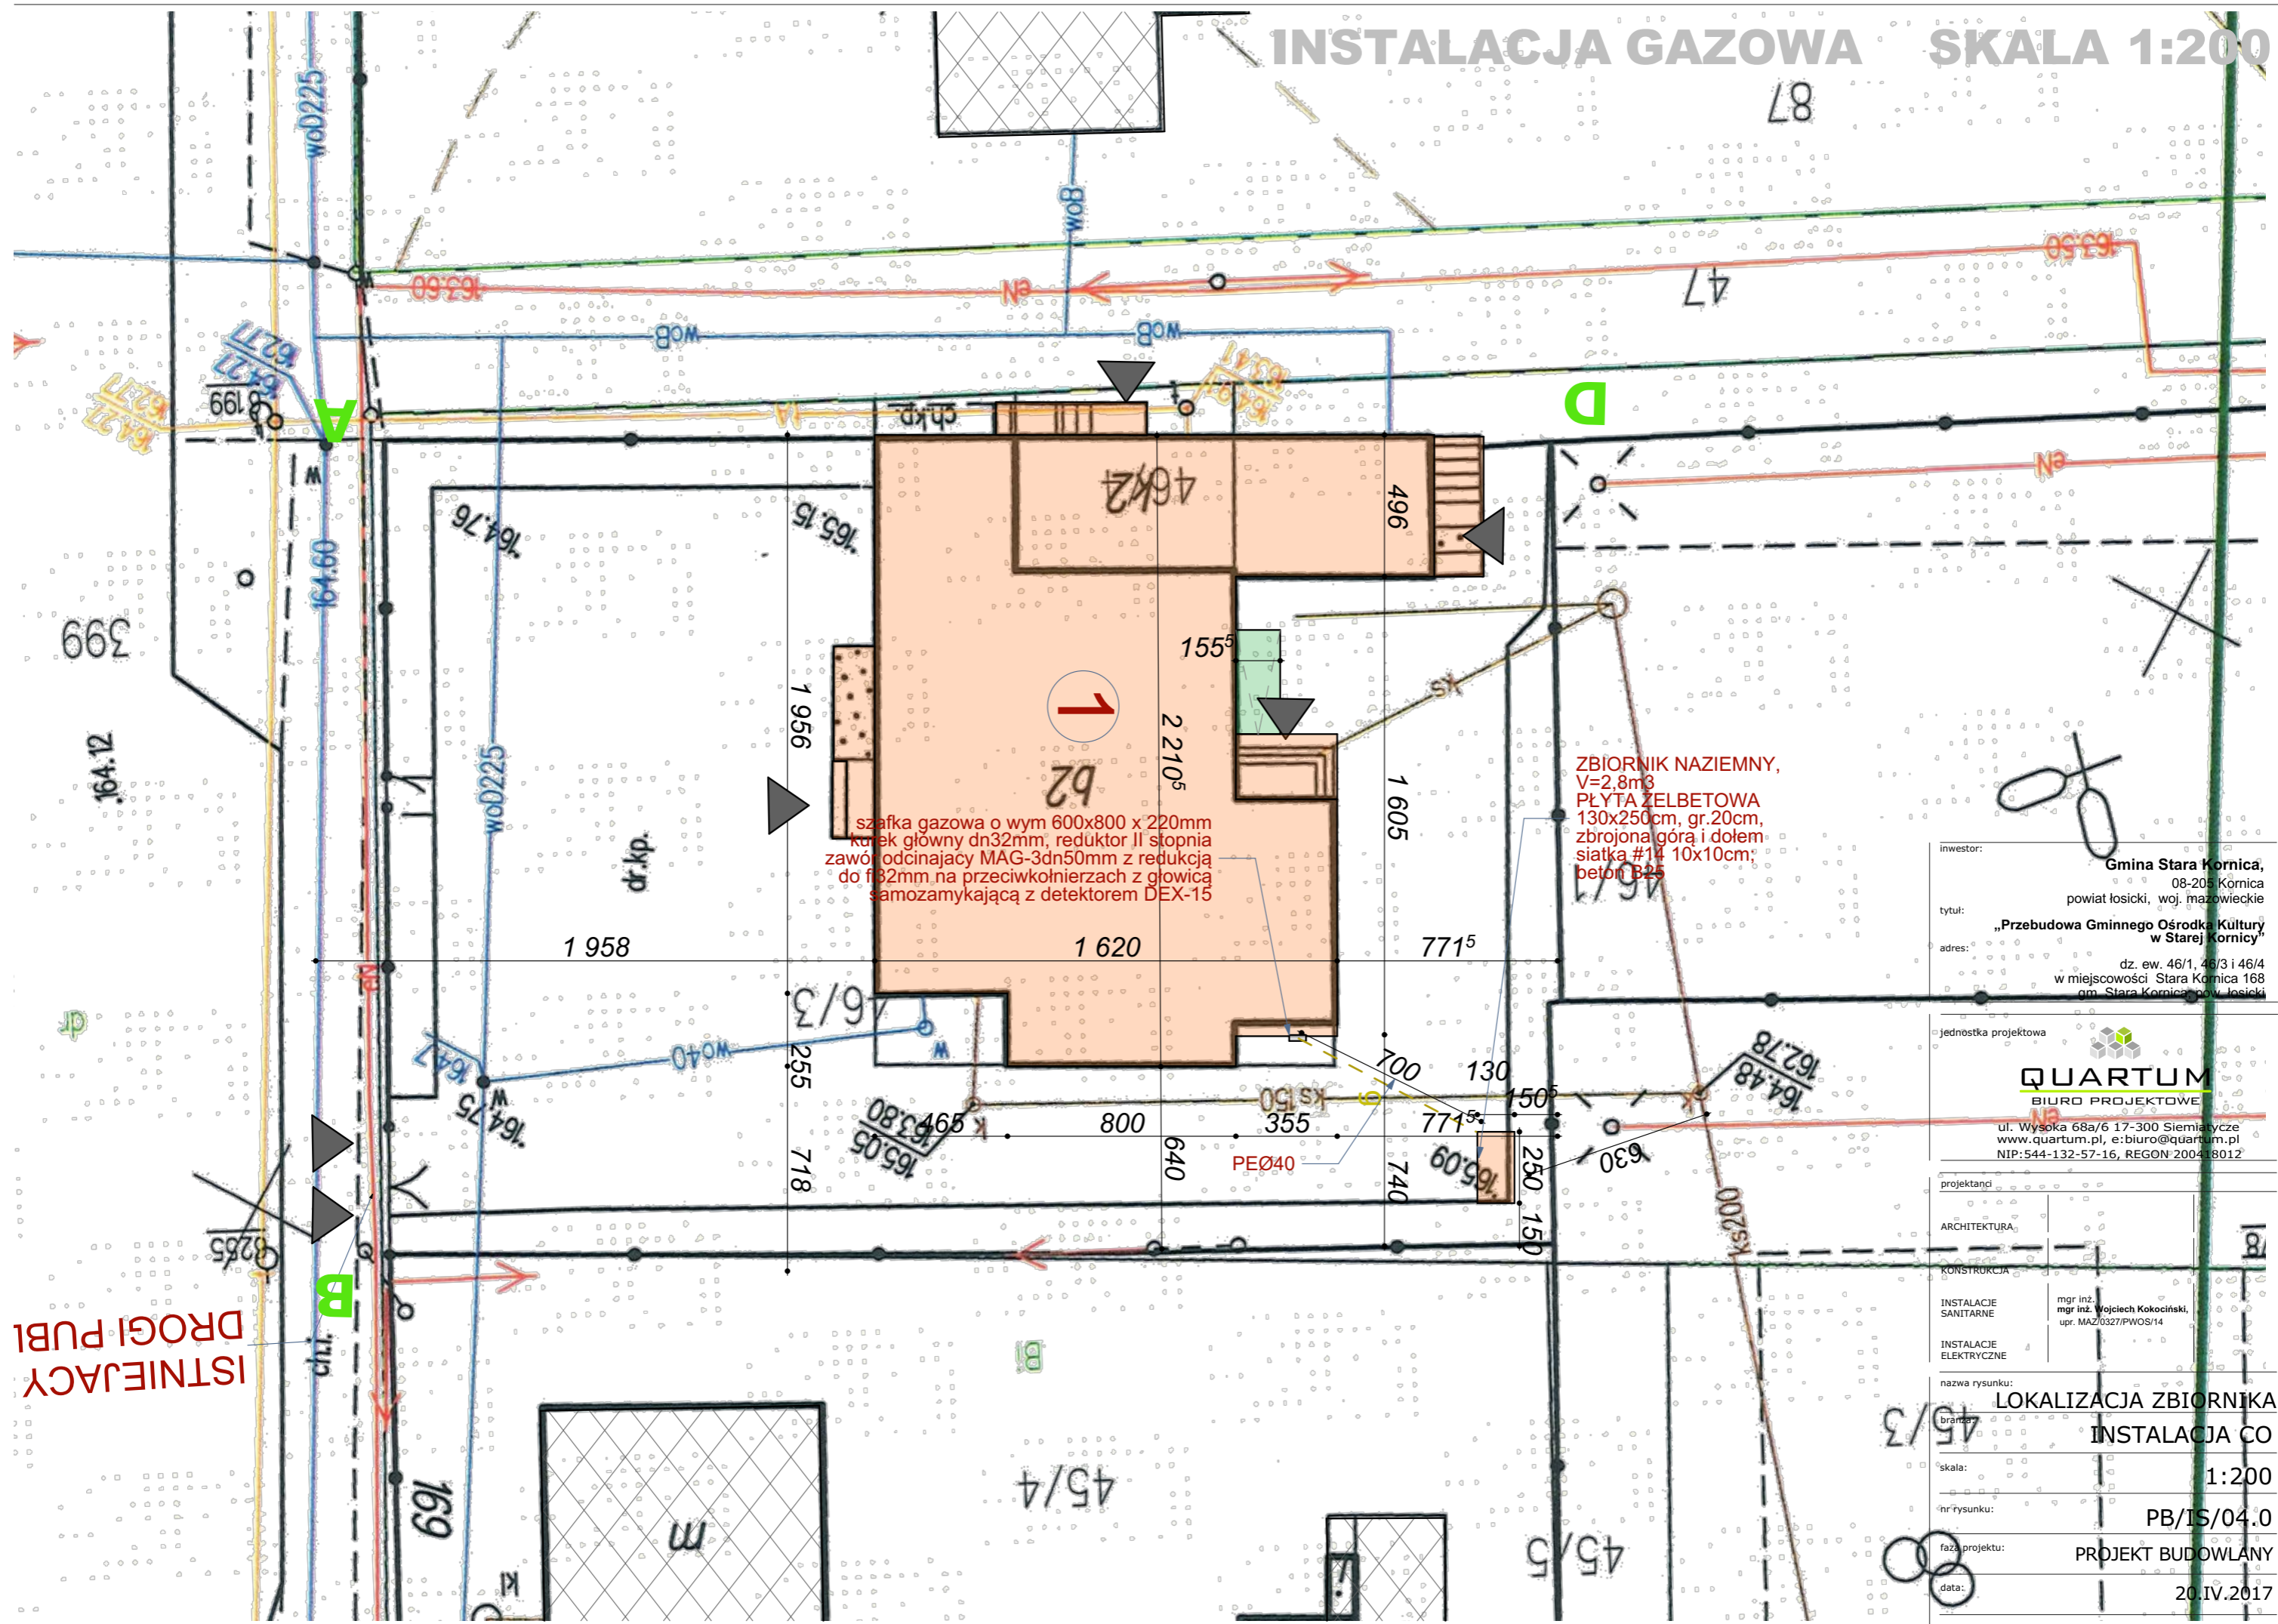

szafka gazowa o wym 600x800 x 220mm  
 kurek główny dn32mm, reduktor II stopnia  
 zawór odcinający MAG-3dn50mm z redukcją  
 do f32mm na przeciwkołnierzach z głowicą  
 samozamykającą z detektorem DEX-15

ZBIORNIK NAZIEMNY,  
 V=2,8m<sup>3</sup>  
 PŁYTA ŻELBETOWA  
 130x250cm, gr.20cm,  
 zbrojona góra i dołem  
 siatka #14 10x10cm,  
 beton B25

ISTNIEJĄCY  
 DROGI PUBLI

inwestor:  
**Gmina Stara Kornica,**  
 08-205 Kornica  
 powiat łosicki, woj. mazowieckie  
 tytuł:  
**„Przebudowa Gminnego Ośrodka Kultury  
 w Starej Kornicy”**  
 adres:  
 dz. ew. 46/1, 46/3 i 46/4  
 w miejscowości Stara Kornica 168  
 gm. Stara Kornica pow. łosicki

jednostka projektowa  
**QUARTUM**  
 BIURO PROJEKTOWE  
 ul. Wysoka 68a/6 17-300 Siemiatycze  
 www.quartum.pl, e:biuro@quartum.pl  
 NIP: 544-132-57-16, REGON 200418012

projektant	
ARCHITEKTURA	
KONSTRUKCJA	
INSTALACJE SANITARNE	mgr inż. Wojciech Kokociński, upr. MAZ/0327/PWOS/14
INSTALACJE ELEKTRYCZNE	
nazwa rysunku:	LOKALIZACJA ZBIORNIKA
branża:	INSTALACJA CO
skala:	1:200
nr rysunku:	PB/IS/04.0
faza projektu:	PROJEKT BUDOWLANY
data:	20.IV.2017