
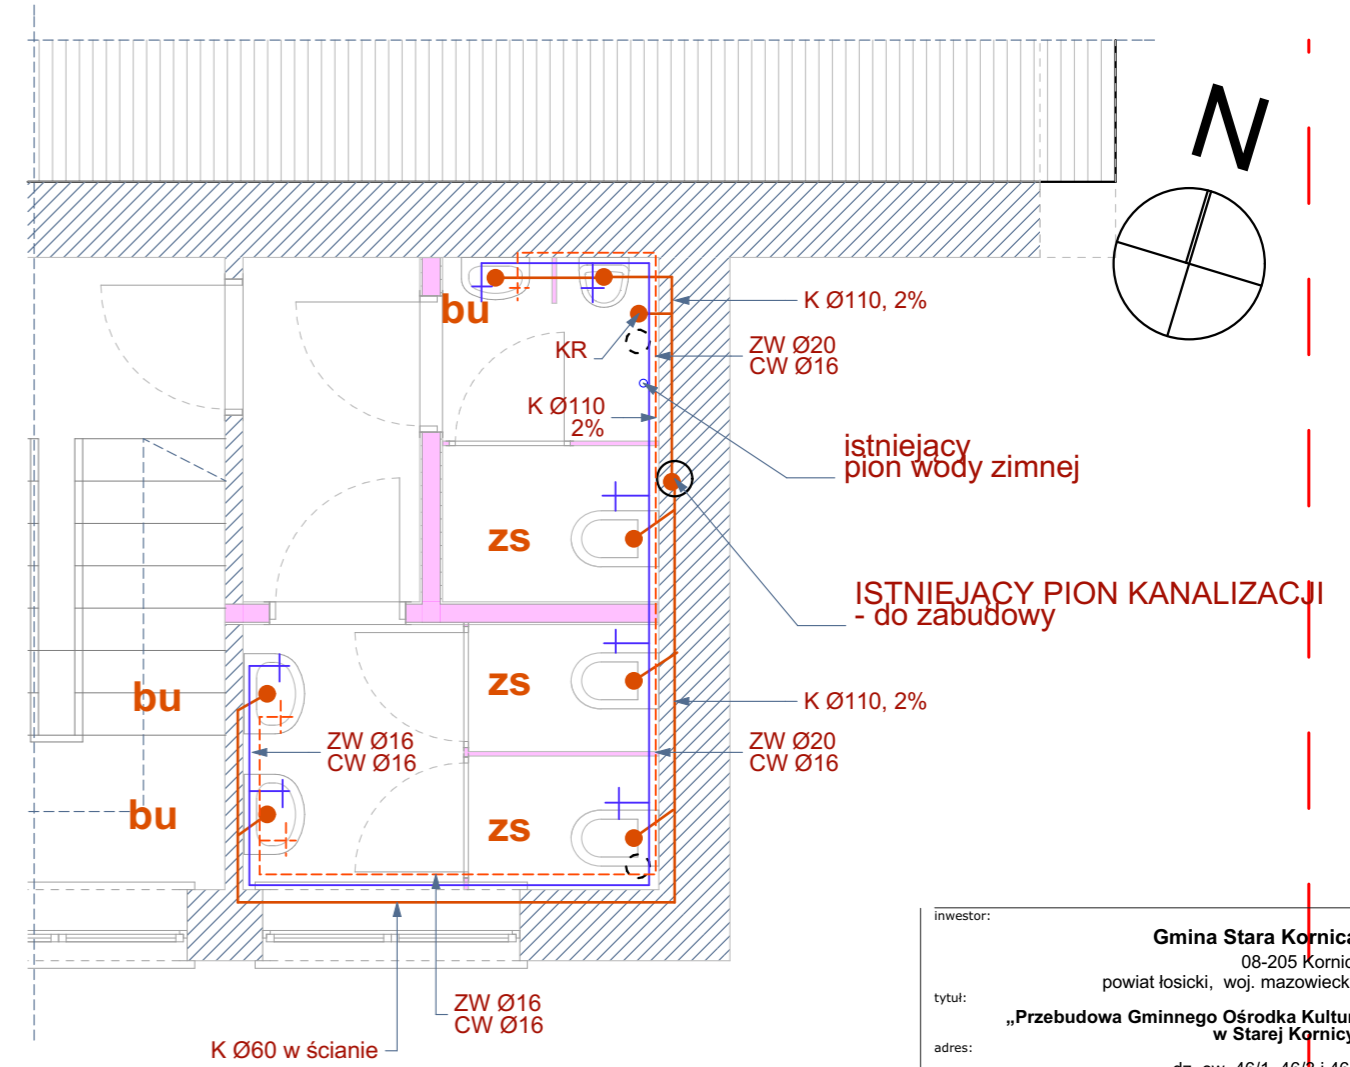


INSTALACJA WOD- KAN SKALA 1:50

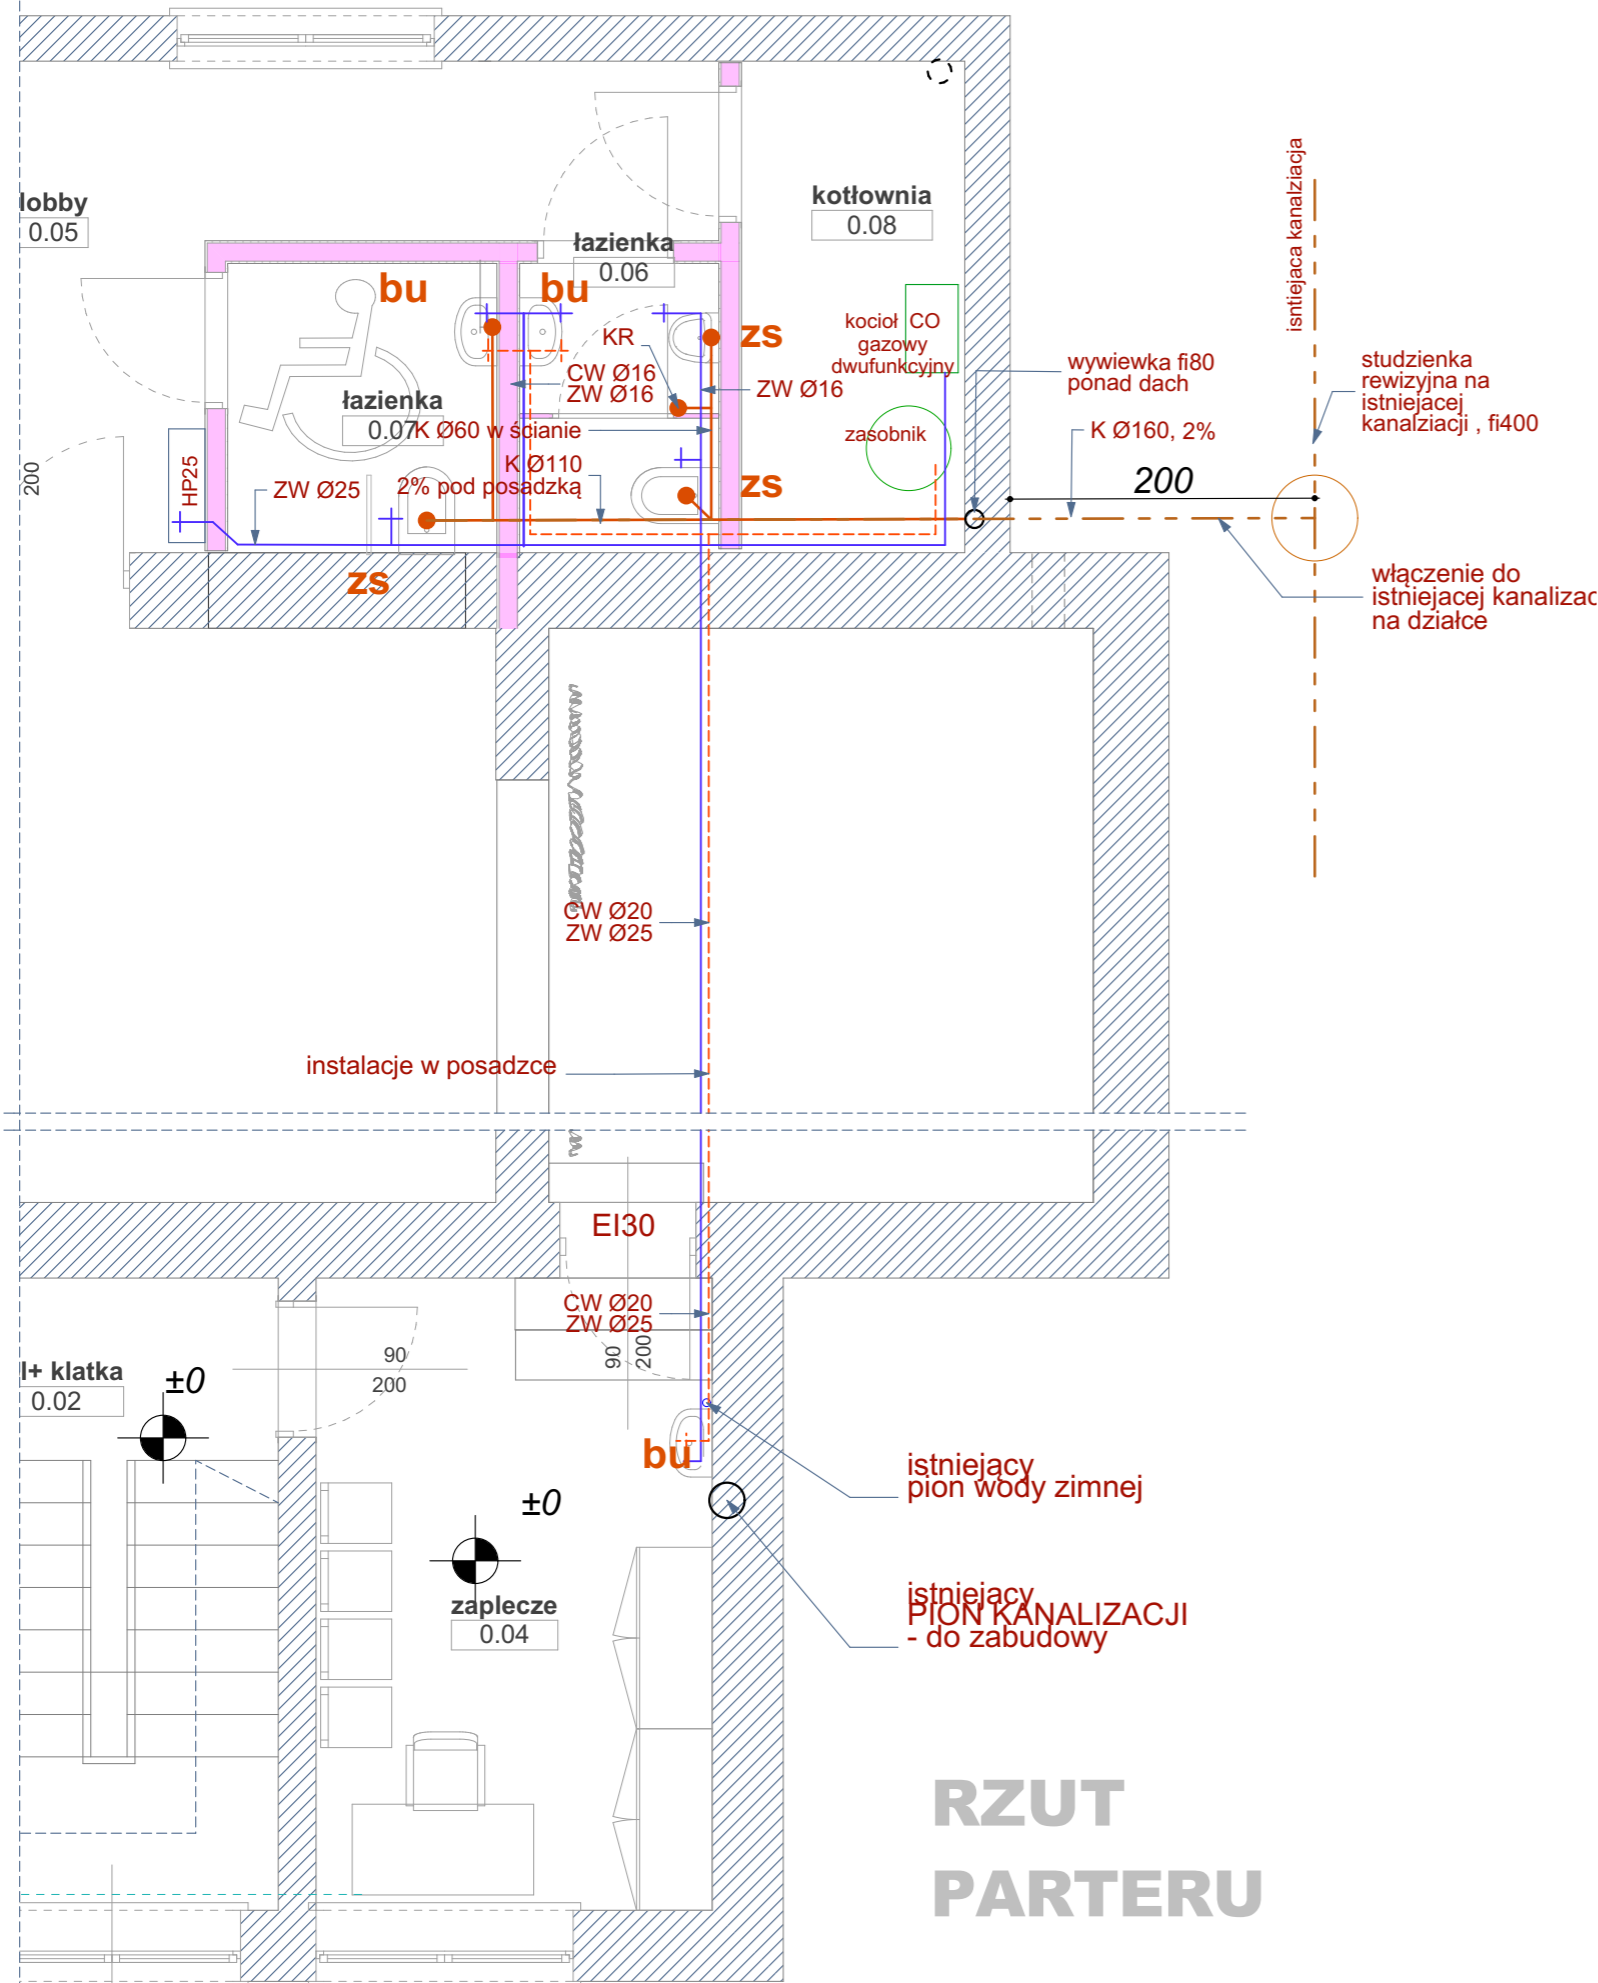

RZUT PIETRA

RZUT PARTERU

inwestor: **Gmina Stara Kornica,**
08-205 Kornica
powiat łosicki, woj. mazowieckie
tytuł: **„Przebudowa Gminnego Ośrodka Kultury
w Starej Kornicy”**
adres: dz. ew. 46/1, 46/3 i 46/4
w miejscowości Stara Kornica 168
gm. Stara Kornica; pow. łosicki

jednostka projektowa
QUARTUM
BIURO PROJEKTOWE
ul. Wysoka 68a/6 17-300 Siemiatycze
www.quartum.pl, e:biuro@quartum.pl
NIP: 544-132-57-16, REGON 200418012

ARCHITEKTURA	
KONSTRUKCJA	
INSTALACJE SANITARNE	mgr inż. mgr inż. Wojciech Kokociński, upr. MAZ/0327/PWOS/14
INSTALACJE ELEKTRYCZNE	

nazwa rysunku: **RZUT PRZYZIEMIA i PIĘTRA**
branża: **INSTALACJA WOD- KAN**
skala: **1:50**
nr rysunku: **PB/IS/05.0**
faza projektu: **PROJEKT BUDOWLANY**
data: **20.IV.2017**